


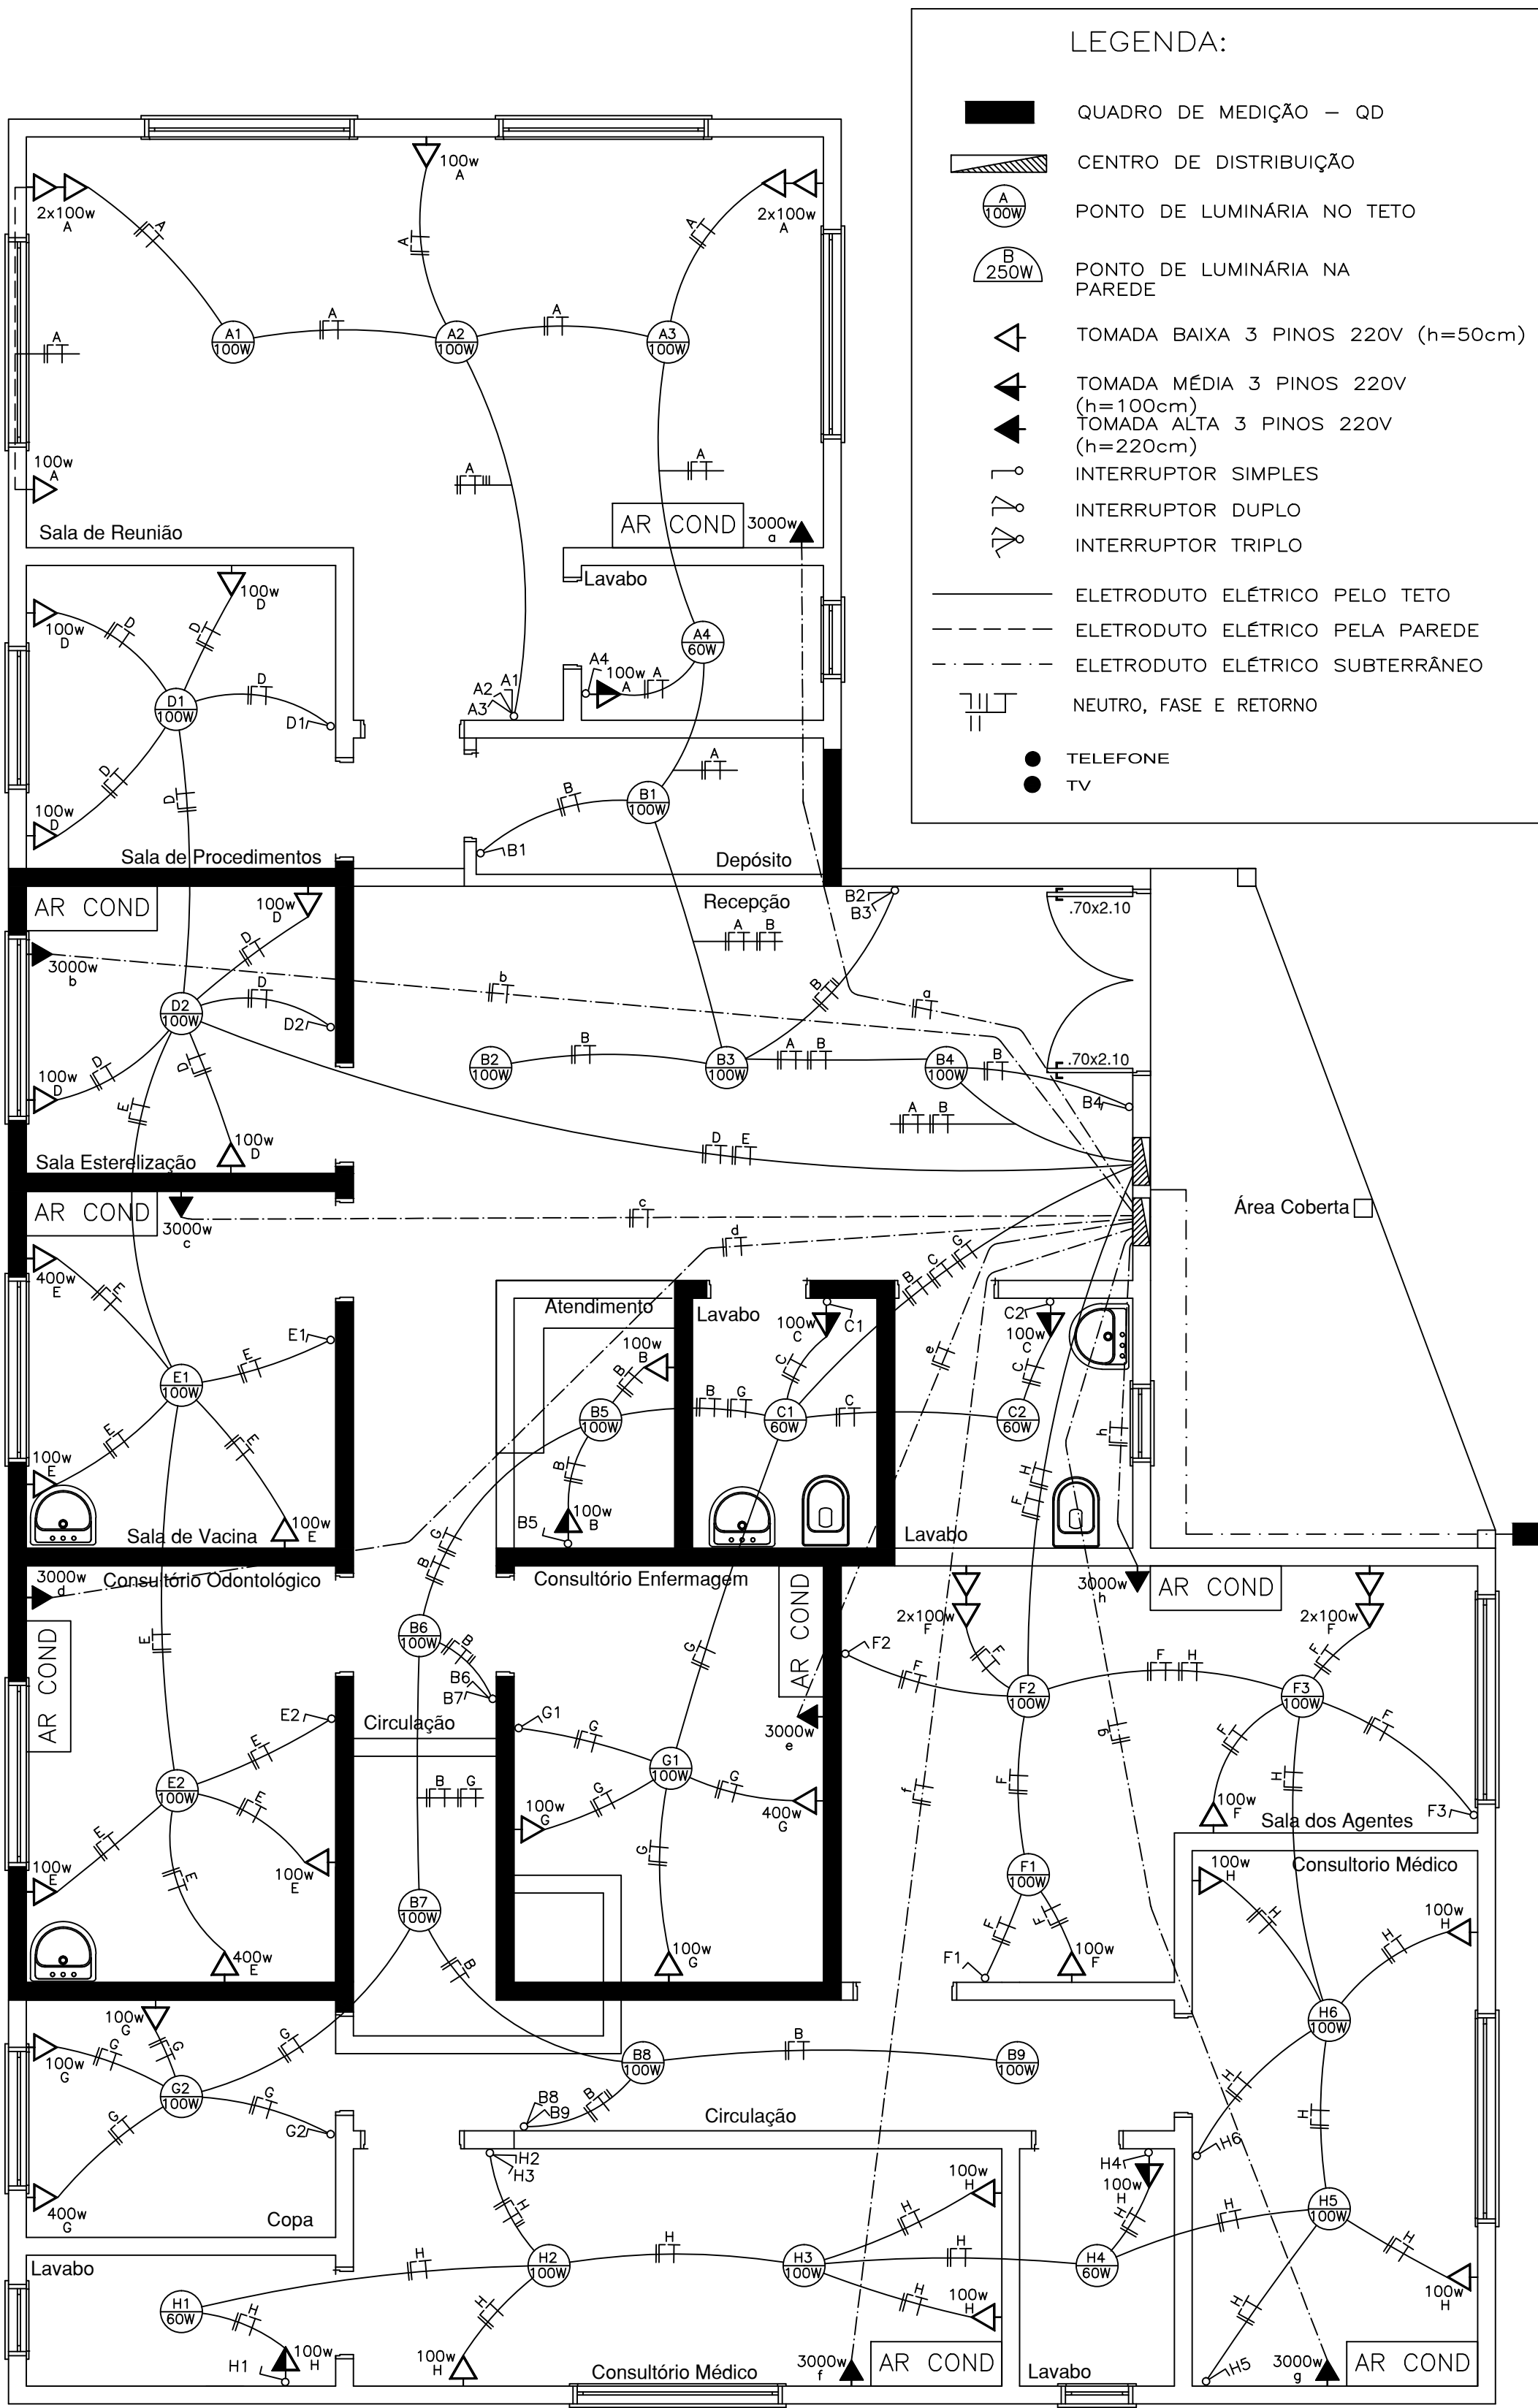

7 PLANTA ELÉTRICA

ESCALA 1:50


QUADRO DE DISTRIBUIÇÃO - CD-1									
Circuito	Denominação	Tomadas (w)				Pontos de Luz (w)		Carga (w)	Disj. (A)
		100	400	600	3000	60	100		
A	Sala de Reunião e Banheiro	7				1	3	1060	20
B	Recepção, Atendimento, Depósito e Circ.	2					9	1100	20
C	Lavabos	2				2		320	15
D	Salas de Procedimentos e Esterilização	6					2	800	15
E	Sala de Vacina e Consult Odonto	4	2				2	1400	25
F	Sala dos Agentes	6					3	900	15
G	Copa e Consult Enfermagem	4	2				2	1400	25
H	Consult Médico e Lavabo	6				2	4	1120	20
TOTAL								8100	40

QUADRO DE DISTRIBUIÇÃO - CD-2									
Circuito	Denominação	Tomadas (w)				Pontos de Luz (w)		Carga (w)	Disj. (A)
		100	400	600	3000	60	100		
a	Ar Condicionado Sala de Reunião				1			3000	30
b	Ar Condicionado de Esterilização				1			3000	30
c	Ar Condicionado Sala de Vacina				1			3000	30
d	Ar Condicionado Consult Odontológico				1			3000	30
e	Ar Condicionado Consult Enfermagem				1			3000	30
f	Ar Condicionado Consult Médico 1				1			3000	30
g	Ar Condicionado Consult Médico 2				1			3000	30
h	Ar Condicionado Sala dos Agentes				1			3000	30
TOTAL								24000	40

QUADRO DE CARGAS - QCD									
	Denominação	Tomadas (w)				Pontos de Luz (w)		Carga (w)	Disj. (A)
		100	400	600	3000	60	100		
CD-1	Quadro de Distribuição 1	37	4	0	0	5	25	8100	40
CD-2	Quadro de Distribuição 2	0	0	0	8	0	0	24000	40
TOTAL								32100	16

7.1 QUADRO DE CARGAS

Diagrama unifilar

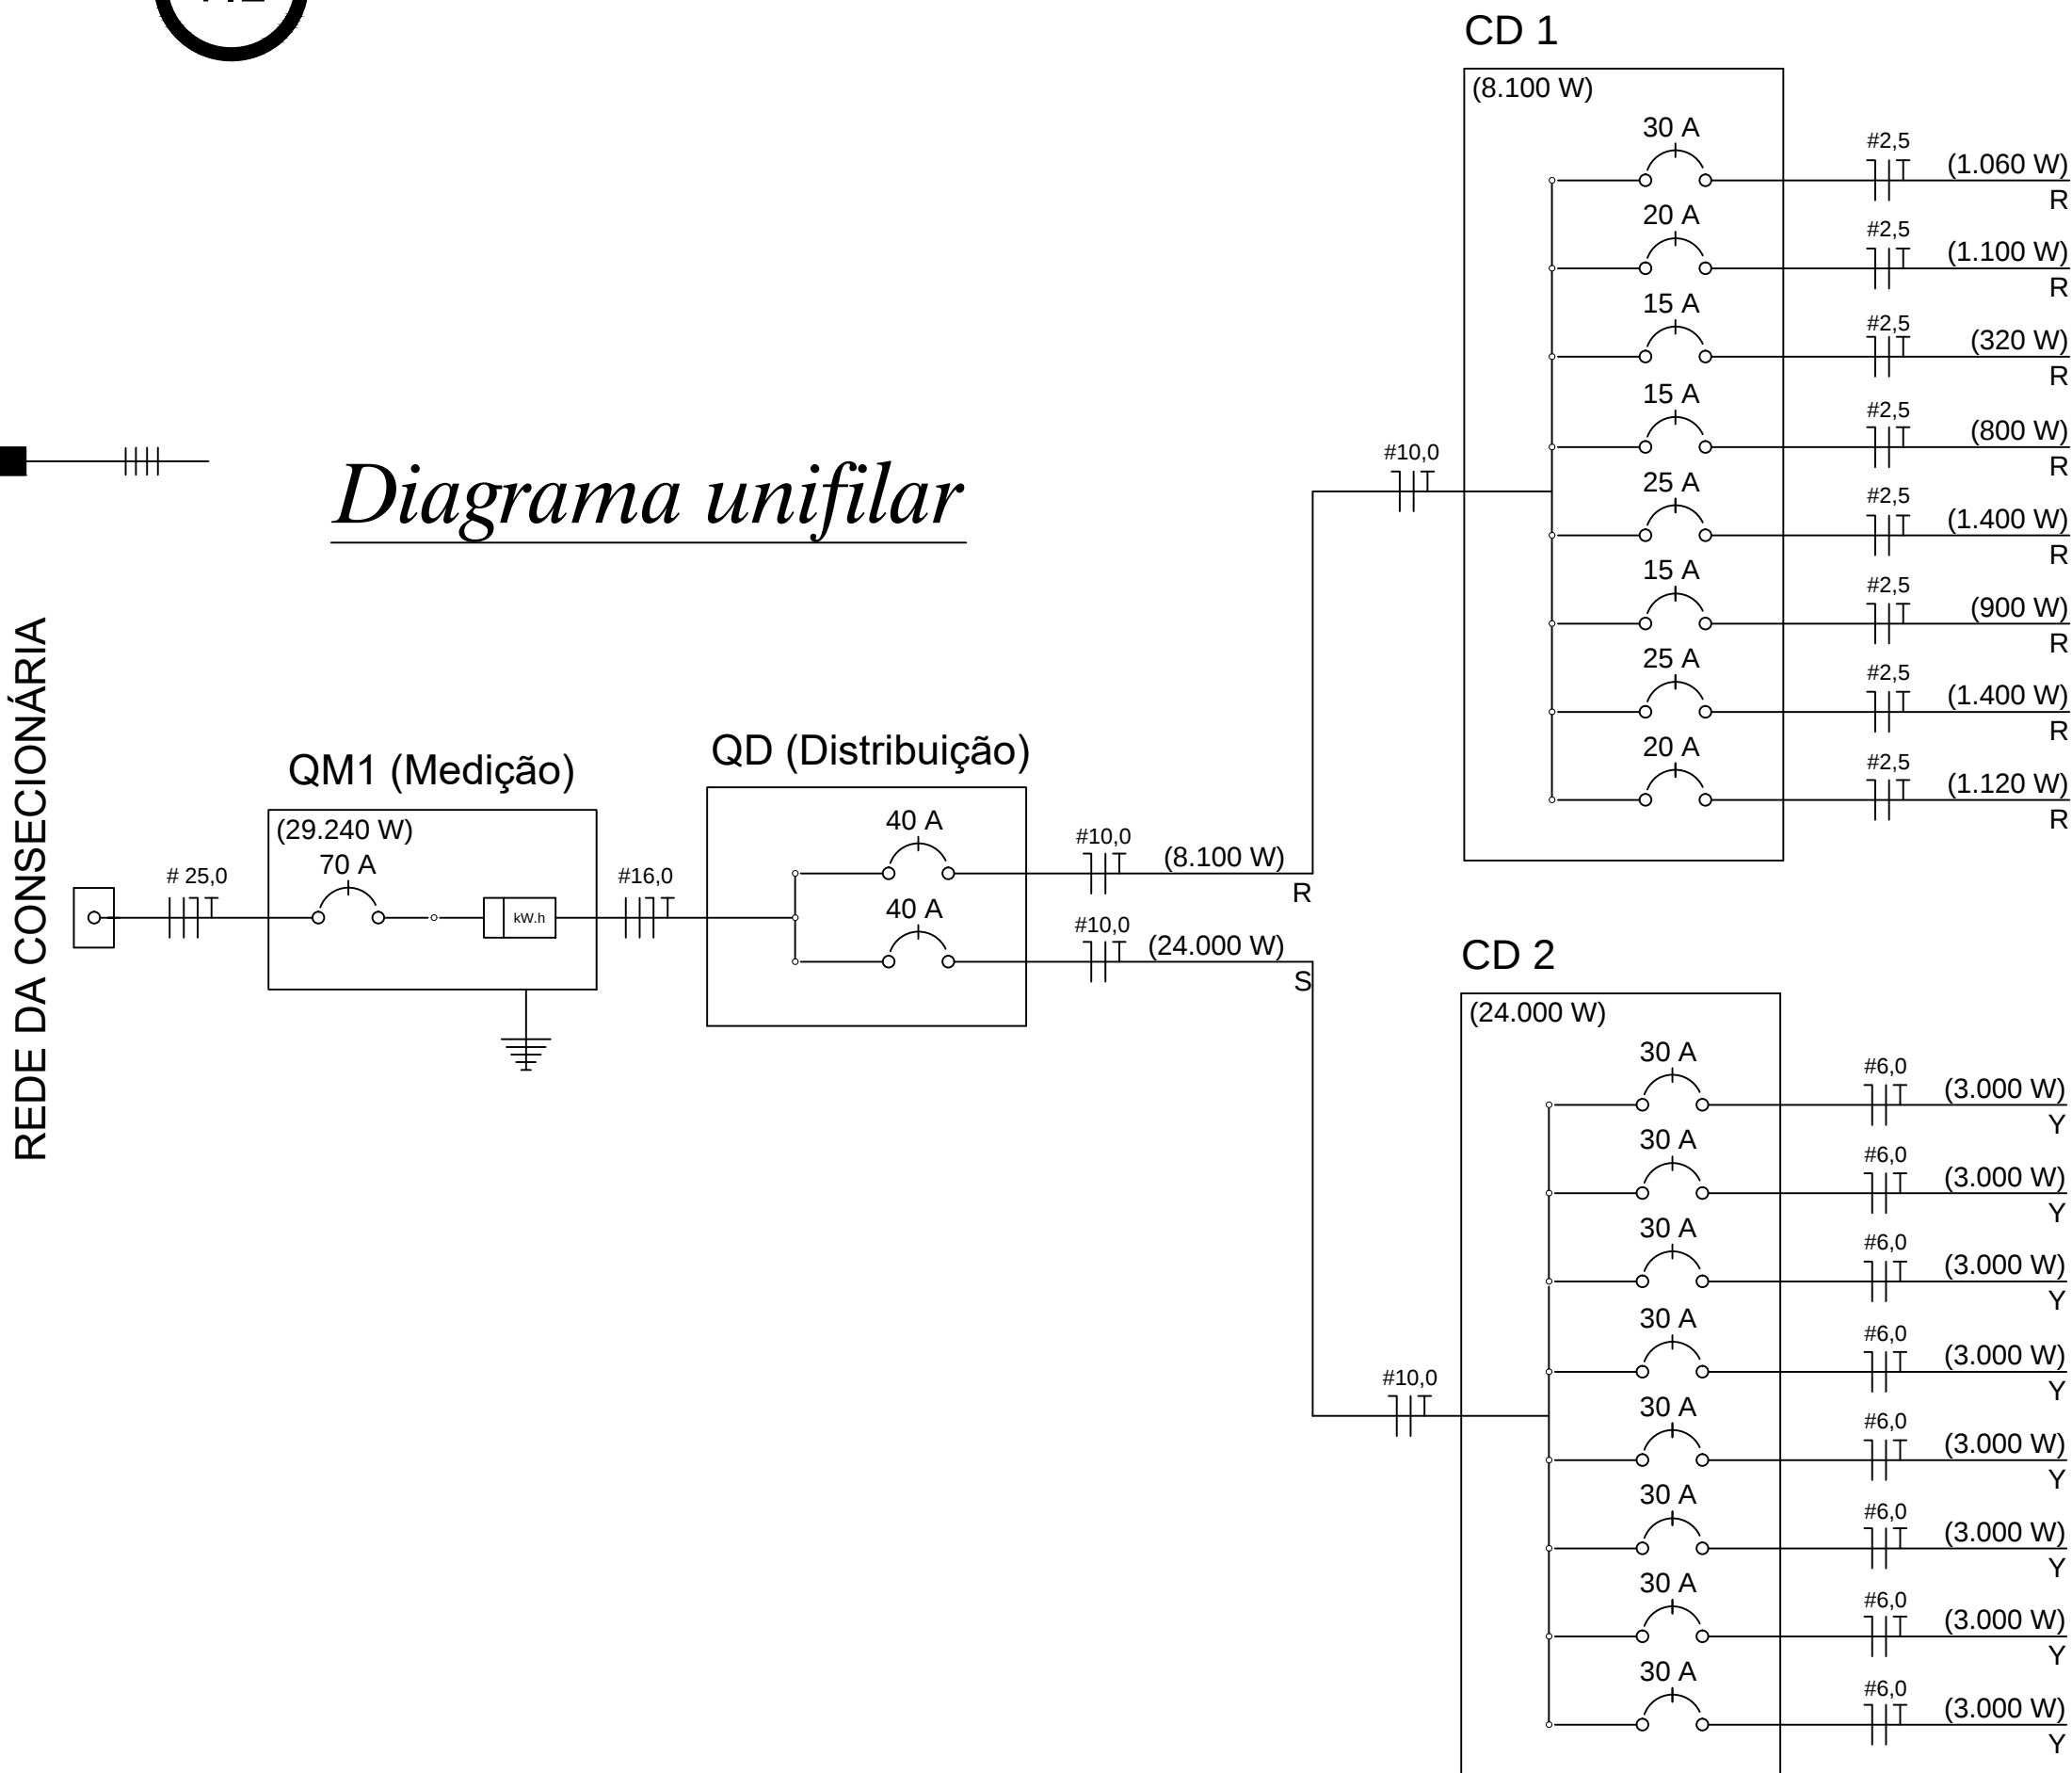

PROJETO:	AMPLIAÇÃO DO ESF 01 - COHAB	DATA:	AGOSTO/ 2025
PRANCHA:	PROJETO ELÉTRICO	ÁREA DO LOTE:	1.078,55 m²
ENDEREÇO:	Rua Dom João VI, 375, bairro João Nunes	ÁREA CONSTRUÍDA:	69,41 m²
RESP. TÉCNICO:	ENG. CIVIL THIAGO DIAS RIBEIRO CREA: RS 221061 - PORT. Nº 0026/2025	ESCALA:	INDICADA
PROPRIETÁRIO:	PREFEITURA MUNICIPAL DE ROSÁRIO DO SUL MARCOS PAULO SILVA DA LUZ - PREF. MUNICIPAL	PRANCHA:	3/5