



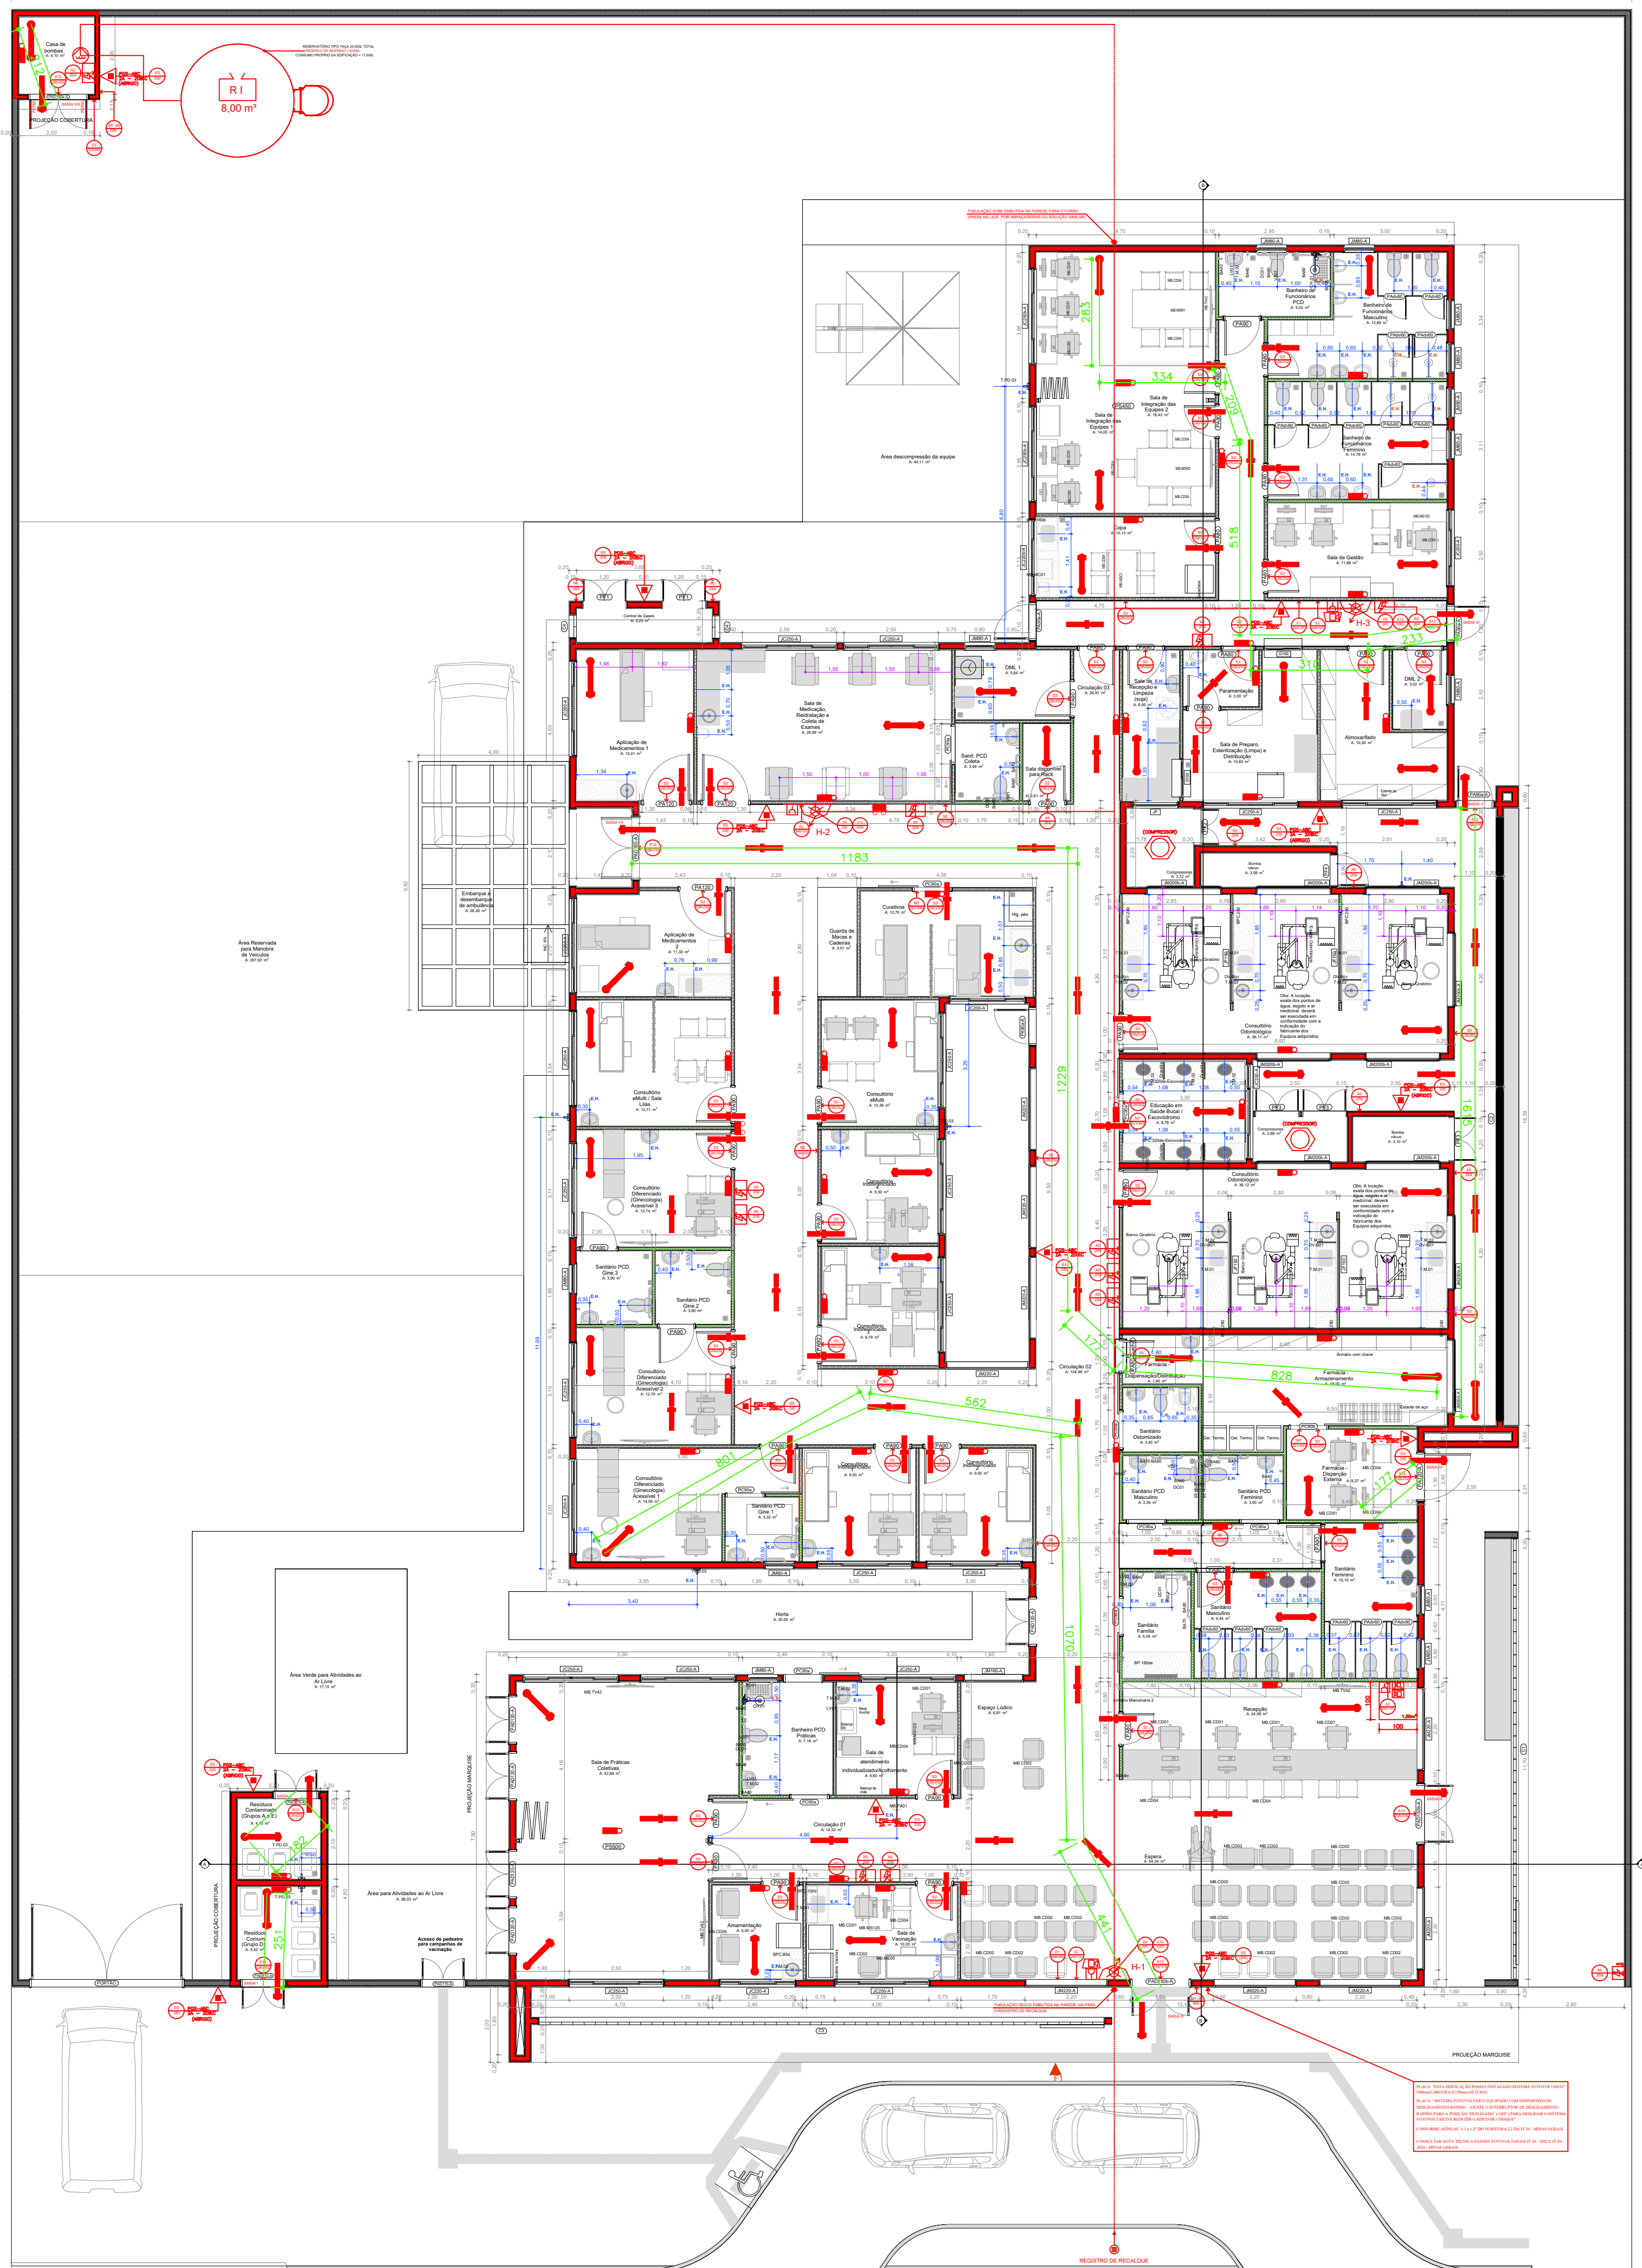


PLANTA BAIXA - UBS
• ESCALA: 1/100

QUADRO DISTÂNCIA SAÍDAS DE EMERGÊNCIA	
SALA I	2,31m
SALA II	1,85m
SALA III	20,74m
SALA IV	1,77m
SALA V	16,50m
SALA VI	16,80m
SALA VII	34,17m
SALA VIII	2,12m

OBSERVAÇÕES:
FORAM CONSIDERADOS OS CAMINHOS MAIS LONGOS DE CADA ROTA DE FUGA.

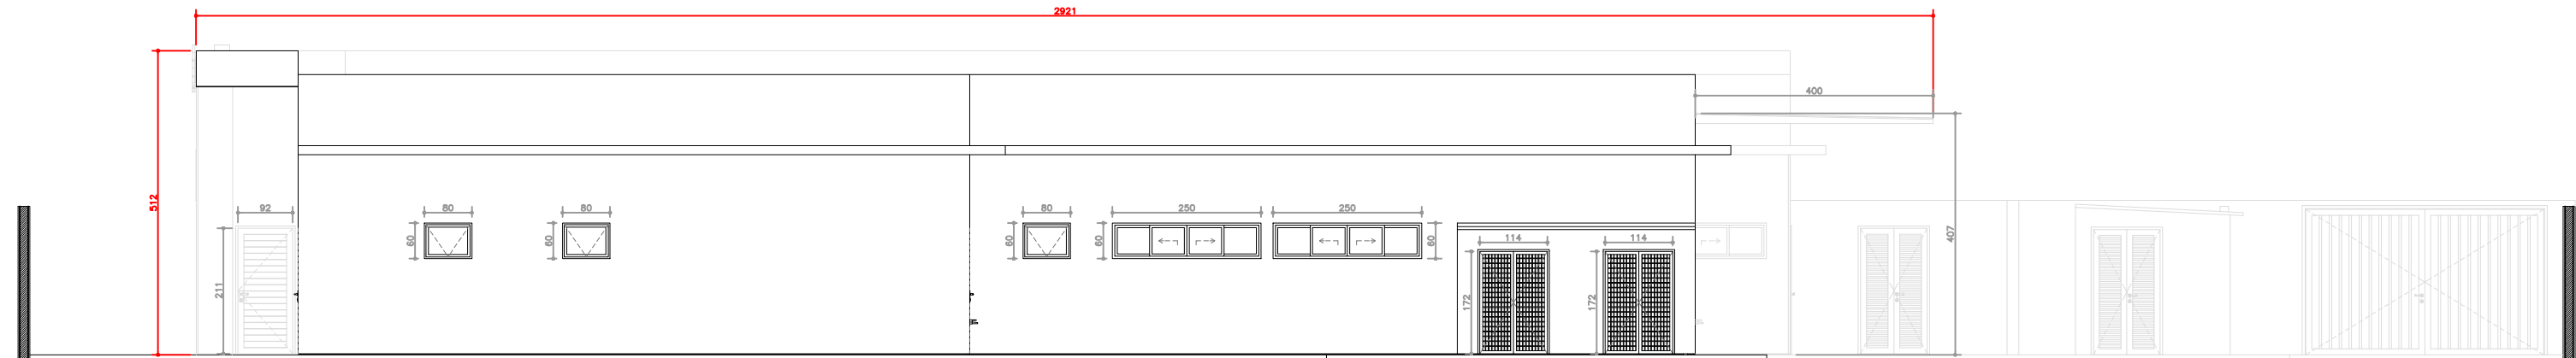

FACHADA FUNDOS (CONSIDERADA PARA A SEPARAÇÃO ENTRE EDIFICAÇÕES)
• ESCALA: 1/100

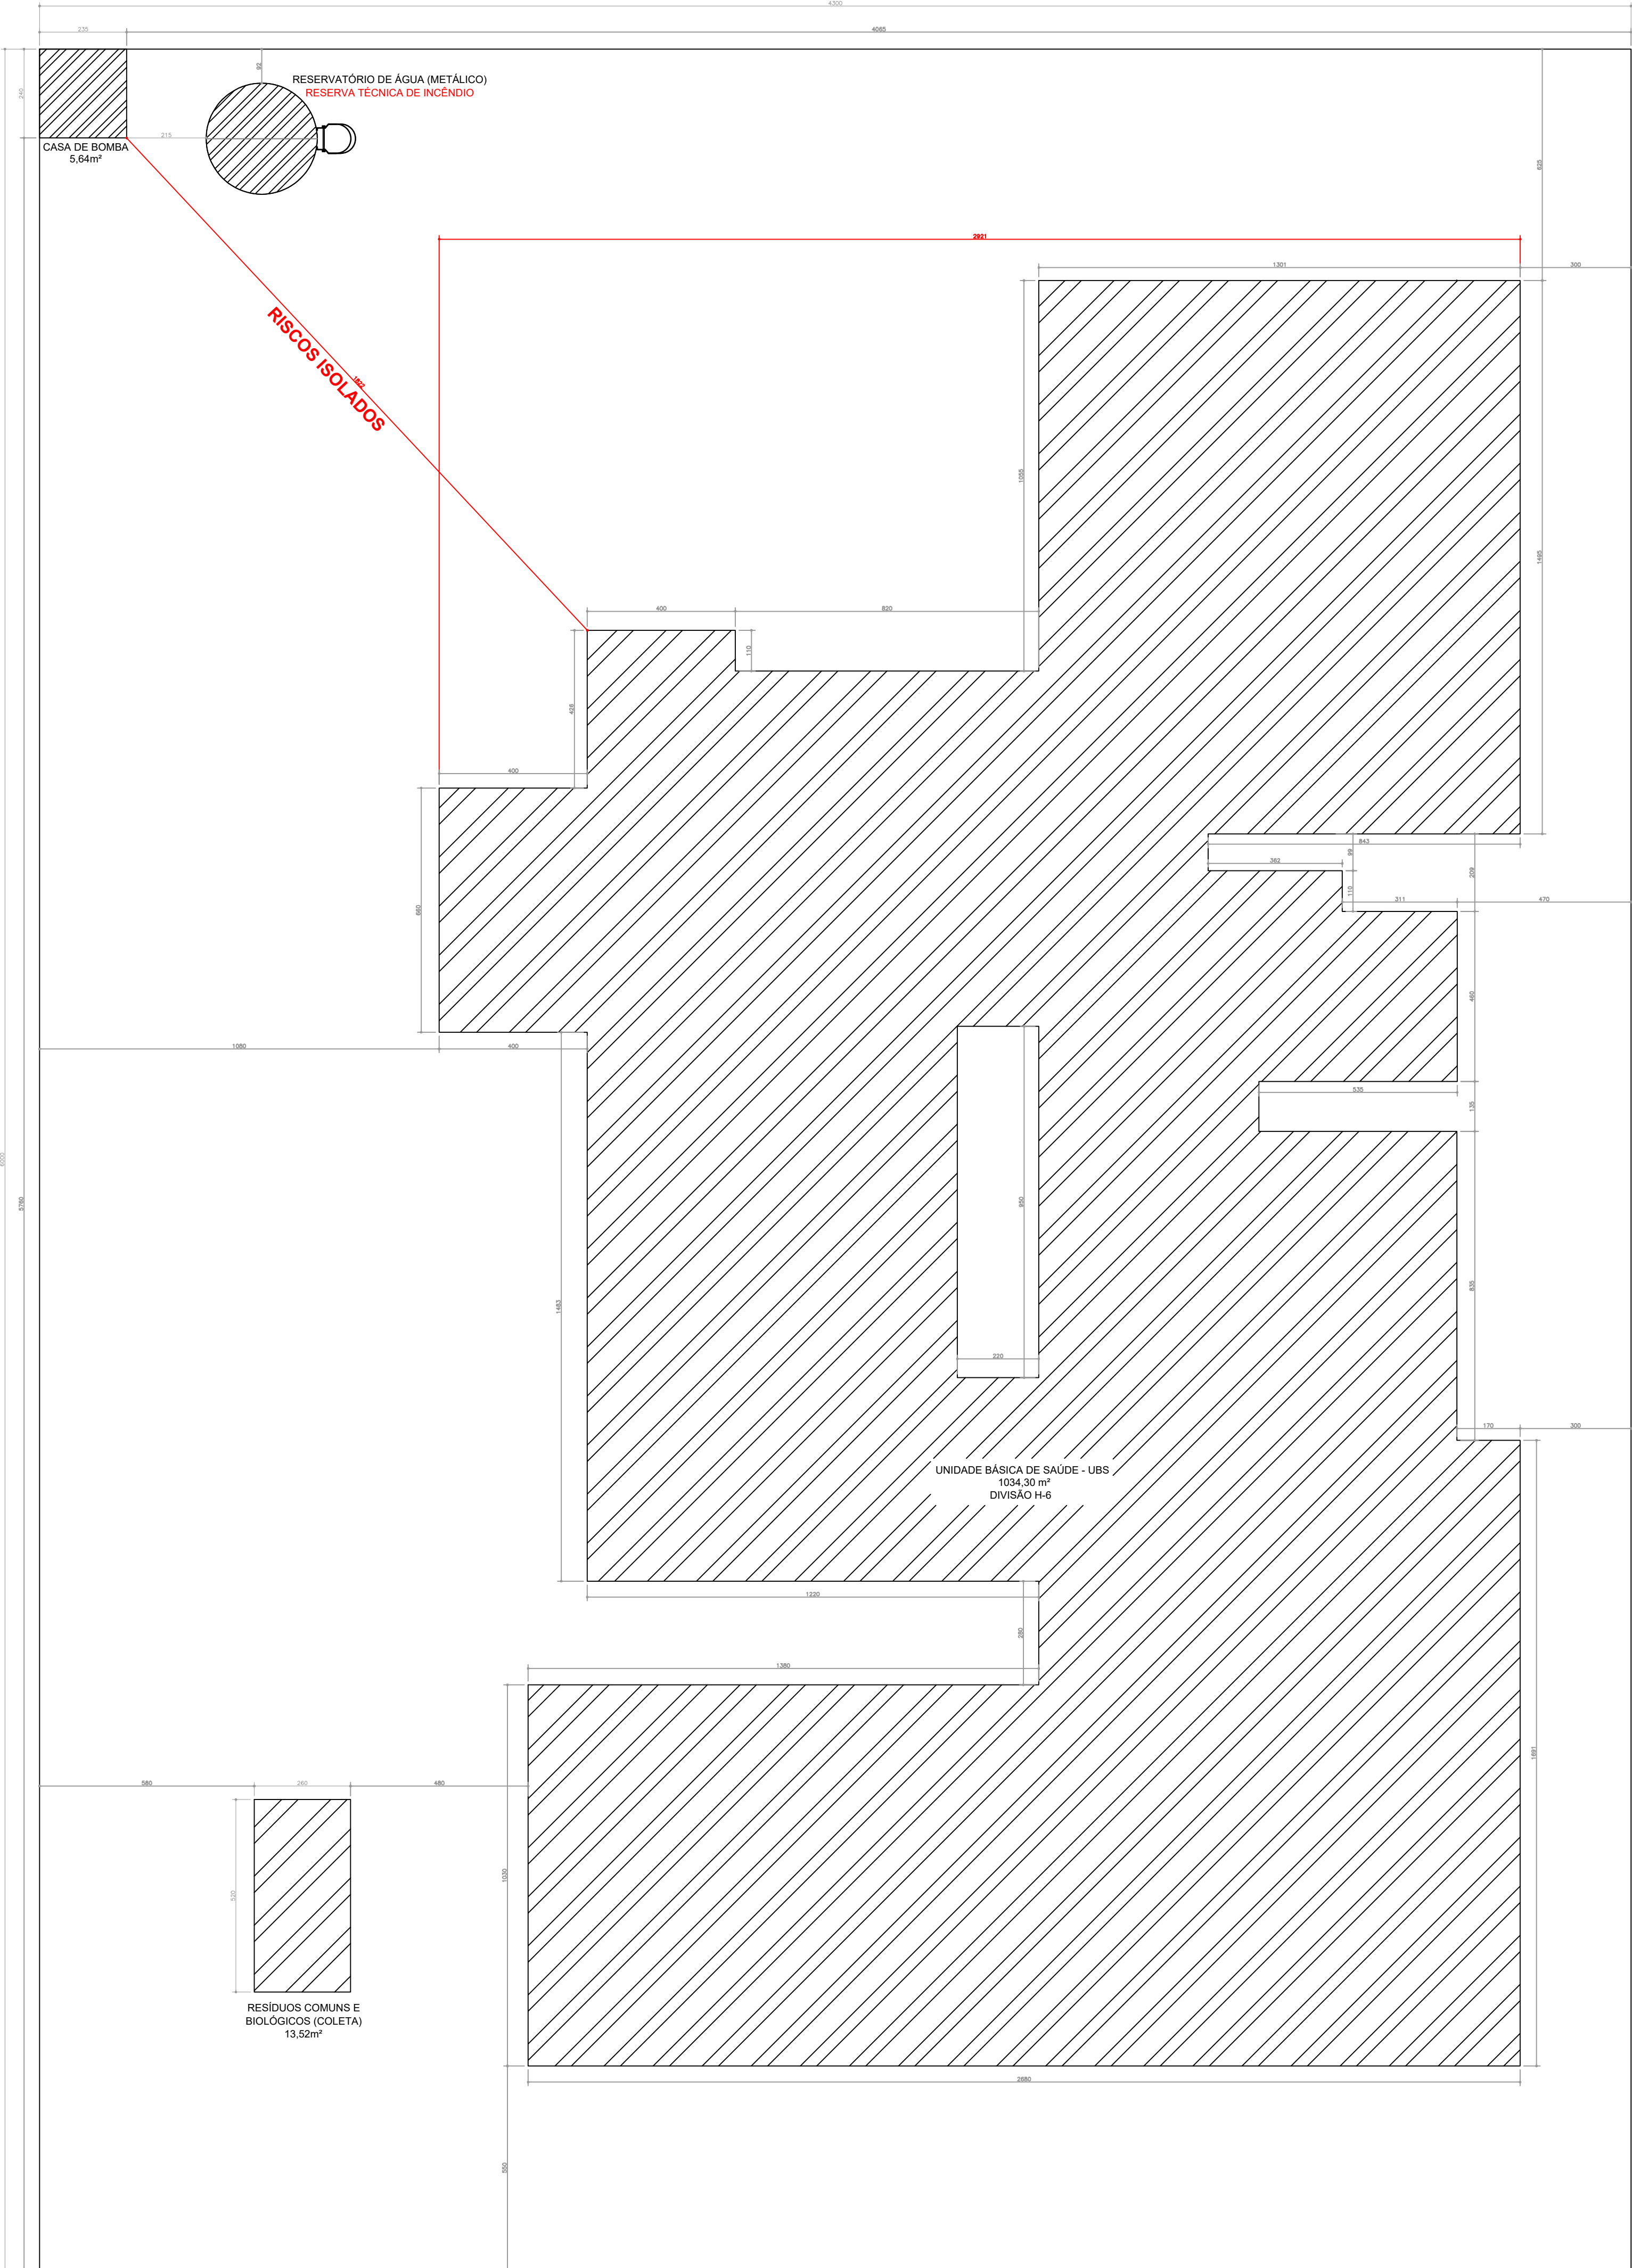

IMPLANTAÇÃO
• ESCALA: 1/200

SEPARAÇÃO ENTRE EDIFICAÇÕES - IT-107 - NBR 13611

DE ACORDO COM O MEMORIAL DE CÁLCULO DE ISOLAMENTO DE RISCO ENTRE EDIFICAÇÕES E A.4. EM REQUERIMENTO AOS MÉTODOS DE CÁLCULO PREVISTOS NA IT-107, POSSÍVEL, CONFIRMAR O ISOLAMENTO DE RISCO ENTRE AS EDIFICAÇÕES.

SEGUE OS DADOS DO CÁLCULO:

- PARTE DA FACHADA CONSIDERADA NO CÁLCULO (TABELA 1 DA IT-107): TODA FACHADA.

- MAIOR DIMENSÃO DA FACHADA (M): 10,17M (LARGURA HORIZONTAL).

- MENOR DIMENSÃO DA FACHADA (M): 5,10M (ALTURA VERTICAL).

- ÁREA DA FACHADA DE CÁLCULO (M²): 51,87M².

- CARGA INCENDIÁRIA DA EDIFICAÇÃO (KJ/M²): 208,00KJ/M².

- CLASSIFICAÇÃO DA SEVERIDADE (TABELA 2 DA IT-107):

R1 - MAIOR DIMENSÃO/MENOR DIMENSÃO: 20,37 / 5,12 x 5,10 x 1,2.

SOMATÓRIA DAS ÁREAS DE ABERTURAS (PORTAL, JANELAS, VÁRIS, ETC.) DA FACHADA DE CÁLCULO (M²): 25,00M².

- F10 - ÁREA DAS ABERTURAS - ÁREA DA FACHADA x 100 (%): 25,00 / 51,87 x 100 = 48,21%.

- ÍNDICE I - INTERFERÊNCIA ENTRE A CARGA DA INTERFERÊNCIA DE EXPOSIÇÃO ÚNICA (ÍNDICE DE CLASSIFICAÇÃO DE SEVERIDADE E A % DE ABERTURAS ANTERIORES). Y É A CARGA DO VALOR A TABELA DA IT-107: 0,51.

- ÍNDICE E - O MANEJO POSSUI UNIDADES DO GRAMMET CONSIDERANDO A POR SITUAÇÃO DE NÃO POSSUIR, O VALOR CONSIDERANDO 0,51.

- D - MENOR DIMENSÃO DA FACHADA X 0,1 x 0,05 (M): 5,10 x 0,1 x 0,05 = 0,025M.

- ÁREA ADOPTADA ALGUM CRITÉRIO DE PROTEÇÃO PARA A REDUÇÃO DA DISTÂNCIA (M): 1,4 DA IT-107 QUAL É O TIPO DE PROTEÇÃO (TABELA 3 DA IT-107): NÃO.

- QUAL É A CARACTERÍSTICA DO ELEMENTO DE VEDAÇÃO DAS PAREDES EXTERNAS? (TABELA 3 DA IT-107): NÃO SE APLICA.

- QUAL É O FATOR DE REDUÇÃO ADOPTADO (TABELA 3 DA IT-107): NÃO SE APLICA.

- DR - D COM O FATOR DE REDUÇÃO (M): NÃO SE APLICA.

- QUAL A DISTÂNCIA EM PROJETO (M): 18,25M (MENOR DISTÂNCIA).

- A DISTÂNCIA EM PROJETO É MENOR DO QUE 18,25M = 18,25M.

LEGENDA	
	EXTINTOR DE PÓ QUÍMICO SECO (ABC)
	ILUMINAÇÃO DE EMERGÊNCIA INSTALADAS NO TETO - FORRO OU RENTE
	PONTO DE ILUMINAÇÃO TIPO FAROL DUPLO INSTALADAS A ALTURA DE 2,20m DO PISO
	HIDRANTE SIMPLES
	CENTRAL DE ALARME DE INCÊNDIO (01 UNIDADE - APOIO ADM)
	BATERIA DE ACUMULADORES PARA O SISTEMA DE DETECÇÃO E ALARME (01 UNIDADE - APOIO ADM)
	ACIONADOR ALARME MANUAL/BOTONEIRA (03 UNIDADES) INSTALADOS A ALTURA DE 1,30m DO PISO
	AVISADOR SONORO MECÂNICO/ ELETÔNICO (02 UNIDADES) INSTALADOS A ALTURA DE 2,20 DO PISO
	BOMBA DE INCÊNDIO SCV
	RESERVA DE INCÊNDIO
	REGISTRO DE RECALQUE SEM VÁLVULA DE RETENÇÃO
	PORTA CORTA-FOGO P-60
	INÍCIO DO FLUXO DA ROTA DE FUGA
	DIREÇÃO DO FLUXO DA ROTA DE FUGA
	SAÍDA FINAL DA ROTA DE FUGA
	CHAVE ELÉTRICA PRINCIPAL
	QUADRO DE DISTRIBUIÇÃO DE LUZ (QDL)
	ELEMENTOS RESISTENTES AO FOGO TRRF 60 MIN.
SINALIZAÇÃO - CONFORME IT 15	
SÍMBOLO APLICAÇÃO	
	SINALIZAÇÃO QUADRADA INDICAÇÃO DOS EXTINTORES E DOS HIDRANTES
	SINALIZAÇÃO RETANGULAR INDICAÇÃO DAS SAÍDAS
	SINALIZAÇÃO TRIANGULAR SINALIZAÇÃO DE ALERTA

FOLHA 2/3	PROJETO TÉCNICO	Esc. Indicada
INFORMAÇÕES	Assunto: PROJETO DE SEGURANÇA CONTRA INCÊNDIO E PÂNICO - PSCP	
	Ocupação: SERVIÇO DE SAÚDE - H-6 (UNIDADE BÁSICA DE SAÚDE - PORTE 4)	
COMPLEMENTARES	Local: SECRETARIA DE ATENÇÃO PRIMÁRIA À SAÚDE - ESPLANADA DOS MINISTÉRIOS BLOCO G EDIFÍCIO SEDE - MINISTÉRIO DA SAÚDE - BRASÍLIA- DF	
	Responsável pelo Estabelecimento: MINISTÉRIO DA SAÚDE	
	SECRETARIA DE ATENÇÃO PRIMÁRIA À SAÚDE	
	CNPJ: 00.394.544/0108-14	
	Resp. Técnico: JÚLIA VILELA DE FARIA	CREA-MG: 313.914/D
	Área Construída: 1053,46 m²	Área do Terreno: 2580,00 m²
		Área Total da Edificação: 1053,46 m²

PREFEITURA MUNICIPAL DE ROSÁRIO DO SUL
APROVADO
Rosário do Sul, 30 de Janeiro de 2025
[Assinatura]
DEPARTAMENTO DE ENGENHARIA

PREFEITURA MUNICIPAL DE ROSÁRIO DO SUL
ESTADO DO RIO GRANDE DO SUL - BRASIL
SECRETARIA MUNICIPAL DE OBRAS, VIAGEM, TRÂNSITO E TRANSPORTE
DEPARTAMENTO DE ENGENHARIA

UNIDADE BÁSICA DE SAÚDE - PORTE 4

Endereço: Rua Colômbia - S/N - Bairro: Artidor Ortiz

Responsável Técnico: Proprietário

Gleber Clairton Severo Machado
CAU: A2B825-5
CPF: 610.410.170-49

Marcos Paulo Silva da Luz
Prefeito Municipal de Rosário do Sul